


LEGENDA DE MOBILIÁRIO		
AMBIENTES	MOBILIÁRIO	OTDE
REFEITÓRIO	CJR-01	06
	CJR-03	06
	BC1 CO1	10
REPOUSO	CE	36
	PO	02
	CO2	04
HIGIENE E ALIMENTAÇÃO BEBÊS	TA1	30
	CJC-01	09
	CJP-01	02
SALAS DE ATIVIDADES ESCOLARES	CJA-01	24
	CJA-03	24
	AMB	08
ADMINISTRAÇÃO	ESB	08
	PS1	01
	PS2	01
SERVIÇO	QM	01
	DE1	02
	CR3	02
BRINQUEDOS ÁREA DE LAZER EXTERNA	AM4	04
	AD1	01
	M6	05
SOLÁRIO	CB1	05
	MT	01
	C7	07
JARDIM	CO	02
	M8	01
	CB	04
JARDIM HORTA	AM1	01
	BA	01
	CB	01
JARDIM	ES	01
	GA	02
	GA	01
JARDIM	TL	01
	TL	01
	TL	01

1 PLANTA DE LAYOUT - MOBILIÁRIO

ESCALA 1/75

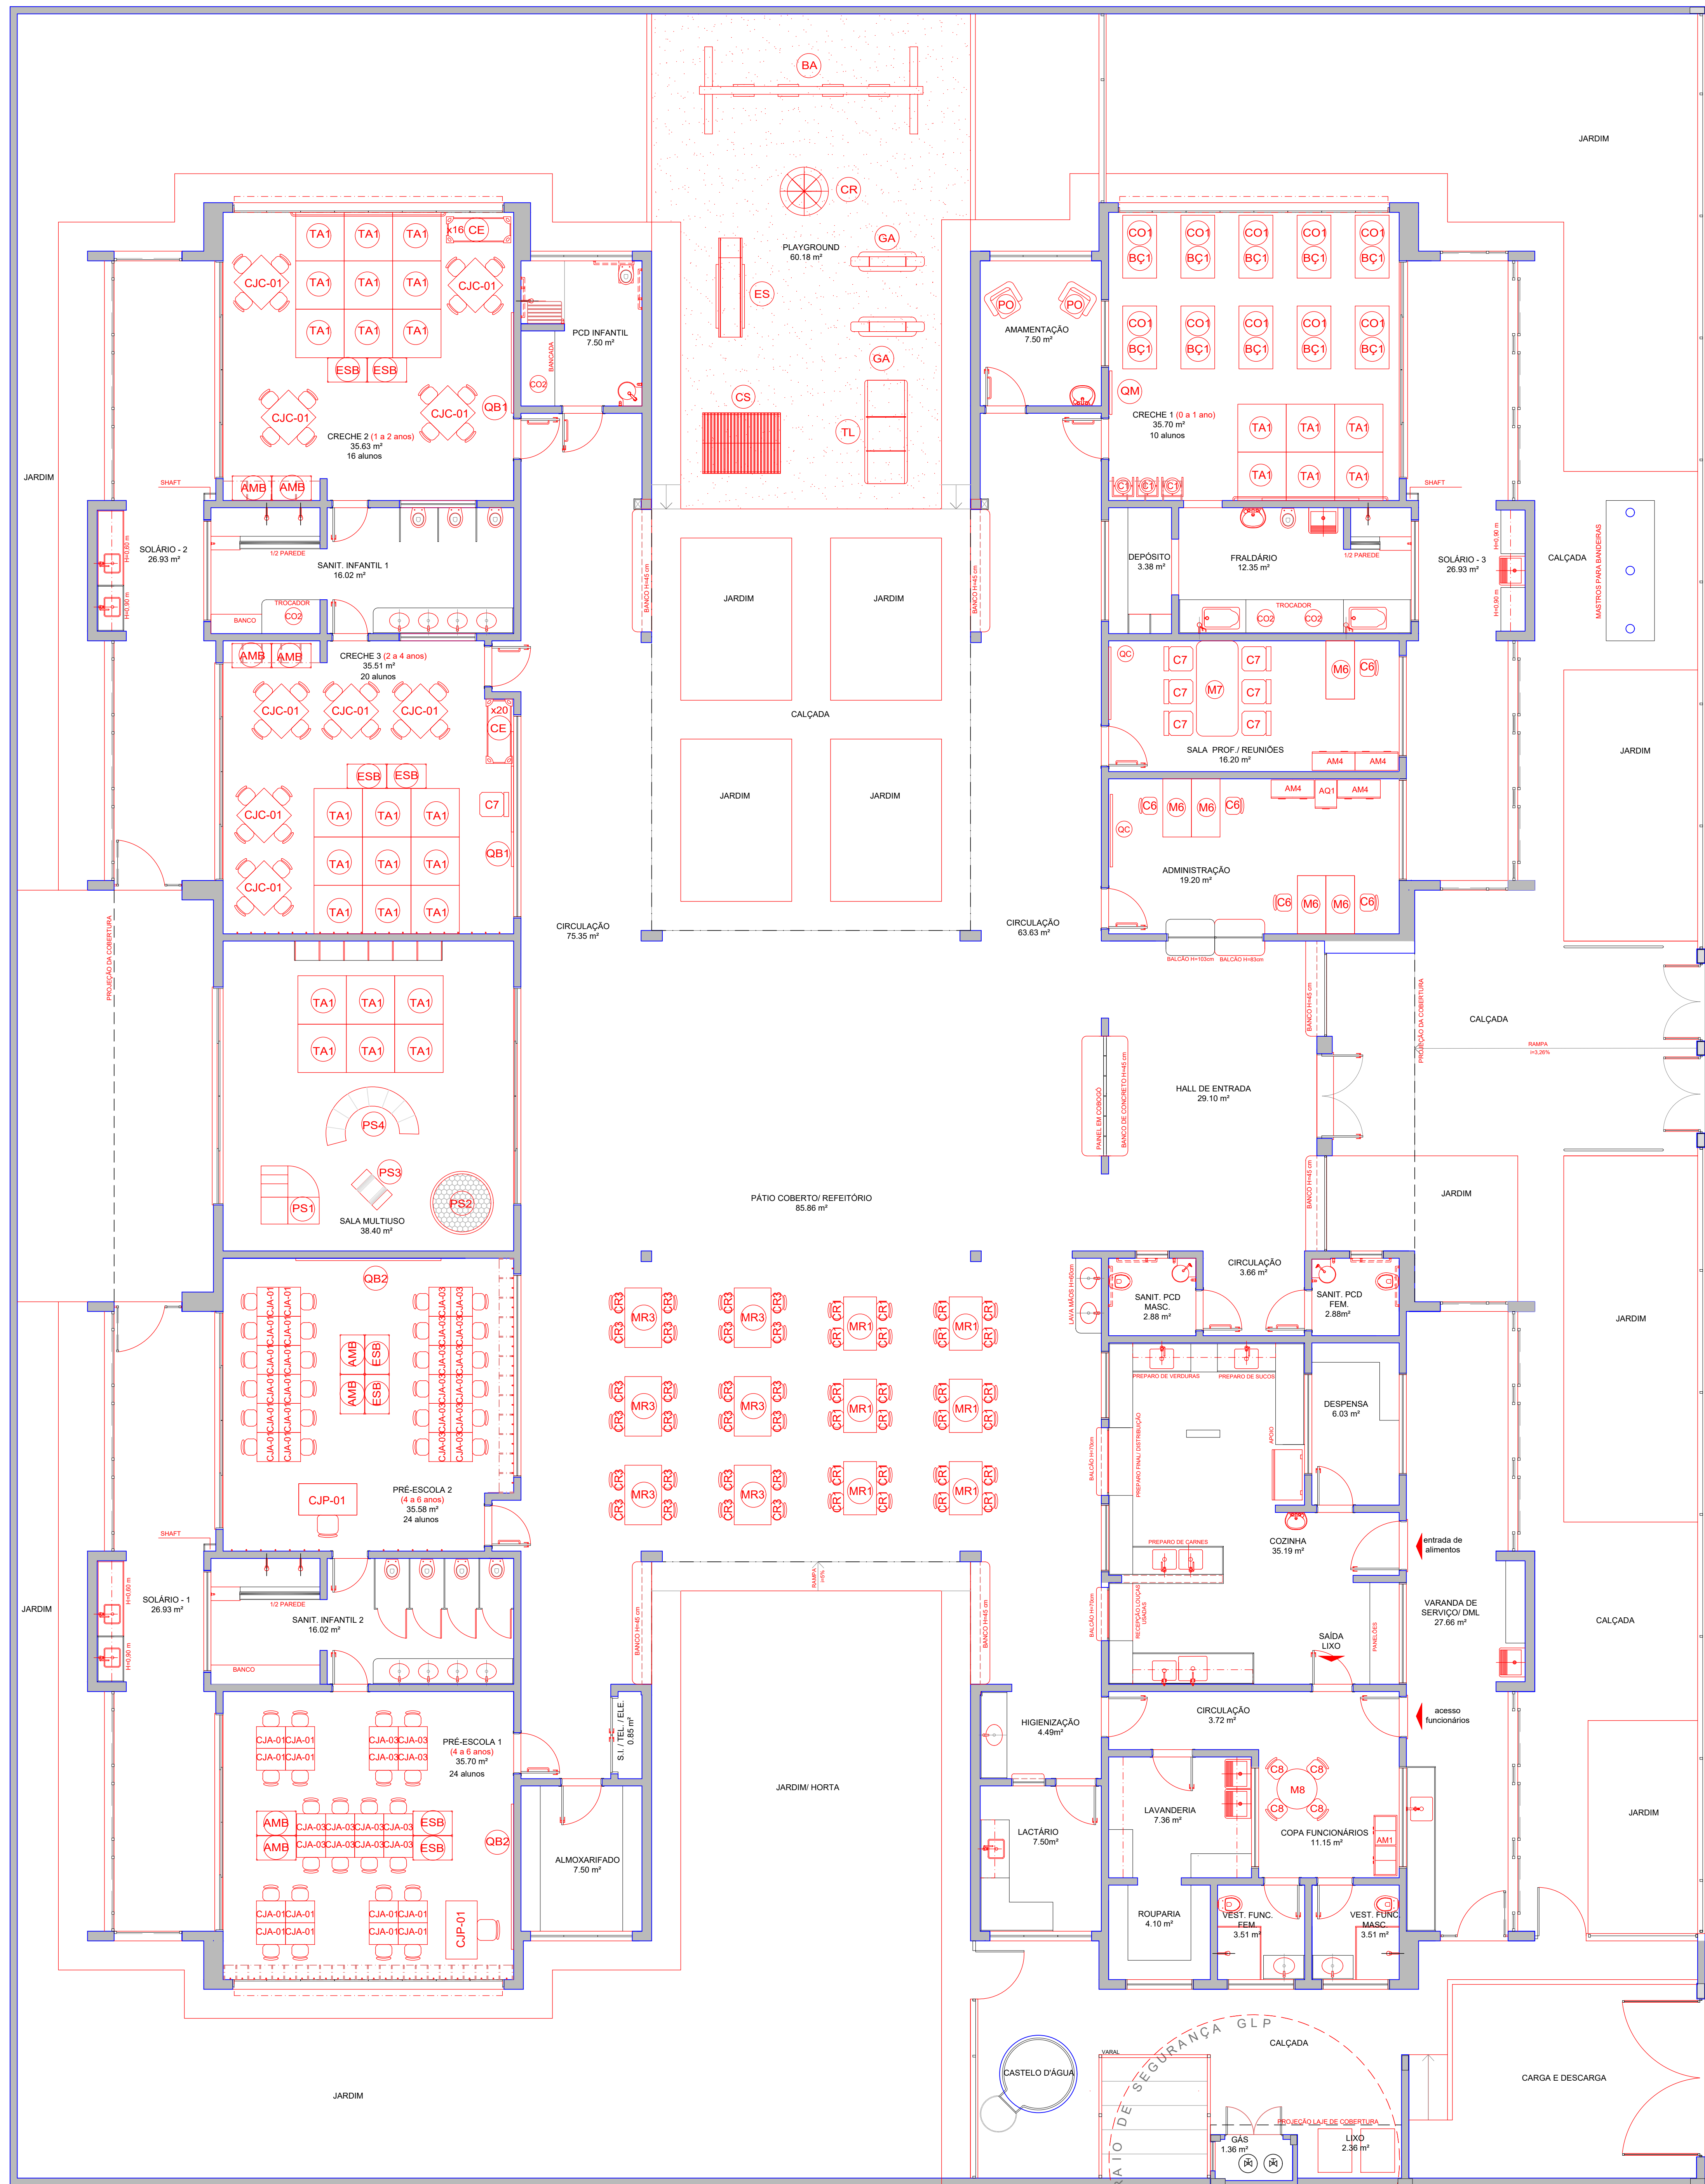

NOTAS

- MEDIDAS E NÍVEIS EM METROS;
- VERIFICAR POSIÇÃO EXATA DOS PILARES NO PROJETO ESTRUTURAL;
- VERIFICAR DETALHES CONSTRUTIVOS PERTINENTES NAS PRANCHAS DE DETALHAMENTO;
- EM CASO DE CONFLITO DE INFORMAÇÕES ENTRE O PROJETO GRÁFICO E O MEMORIAL DESCRITIVO, PREVALECE A INFORMAÇÃO CONTIDA NOS DESENHOS;
- ALTERAÇÕES NESTE PROJETO SOMENTE COM AUTORIZAÇÃO EXPRESSA DO FNDE

REFERÊNCIAS:

- PLANILHA DE QUANTITATIVOS;
- MEMORIAL DESCRITIVO E ESPECIFICAÇÕES TÉCNICAS

LEGENDA:		INDICAÇÃO DE VISTAS	
	INDICAÇÃO NÍVEIS PLANTA E CORTE		INDICAÇÃO DE VISTAS
	INDICAÇÃO DE CORTES		ESPECIFICAÇÕES DE MATERIAIS
	INDICAÇÃO DE FACHADAS		INDICAÇÃO DE EIXOS
	INDICAÇÃO DE PORTAS E JANELAS		INDICAÇÃO DE ELEMENTOS (BANCADAS, PRATELEIRAS E ETC.)

02	JANEIRO/ 2017	Atendimento à NBR 9050/ 2015; Alteração: quadro de áreas, sanitários infantis 1 e 2, altura da platibanda, mobiliário e equipamento, altura da cerâmica nos sanitários, cor dos portões dos solários e altura da porta PA4; Acréscimo das duchas higiênicas e escaninhos pré-escola. Retirada da chapa de aço abaixo da platibanda.
01	AGOSTO/ 2016	Alteração paredes - shaft para tubulação hidráulica e detalhamento; alteração da altura da platibanda.
Nº	DATA	DESCRIÇÃO
CONTROLE DE REVISÕES		

FADE <i>Fundo Nacional de Desenvolvimento da Educação</i>		Ministério da Educação
PROJETO PADRÃO - FNDE		
PROPRIETÁRIO: MUNICÍPIO DE RIO DOS ÍNDIOS/RS		
ENDEREÇO: RUA VITÓRIO BRINGHENTI, CENTRO.		
MUNICÍPIO – UF: RIO DOS ÍNDIOS/RS		
MUNICÍPIO DE RIO DOS ÍNDIOS/RS		
PROPRIETÁRIO		
EDILSON POMPEU DA SILVA JÚNIOR SC 1549210		
RESP. TÉCNICO CREA		
AUTOR DO PROJETO CAU		
DLFO		CREA
		RA

OBSERVAÇÕES:			
PROGRAMA PROINFÂNCIA - PROJETO TIPO 2			
PROJETO DE ARQUITETURA			
COORDENAÇÃO CGEST - Coordenação Geral de Infraestrutura Educativa	PLANTA BAIXA LAYOUT MOBILIÁRIO		ARQ
	REVISÃO R.00 R.01 R.02	ESCALA 1/75 DATA EMISSÃO JANEIRO/2017	
FORMATO (900x680)			PRANCHA 03/35